


UWAGA: WYMIARY PIONÓW KANAŁÓW GRAWITACYJNYCH
I KANAŁÓW ZBIORCZYCH NA PODDASZU
WG PROJEKTU ARCHITEKTURY

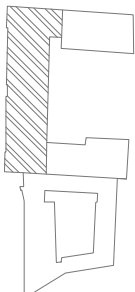

LEGENDA
PRZEWODY WENTYLACJI
GRAWITACYJNEJ

- PRZYKŁADY
PATER
PATER
PATER
PATER

Wentylator wyciągowy montowany
na kanałach wg z proj. architektury

WYMIAR PRZEWODU WENTYLACJI wg PROJ. ARCHITEKTURY
WYMIAR PRZEWODU WENTYLACJI wg ZAL. SCHEMATÓW

WYMIARY SPRAWDZIĆ W NATURZE
PRACE WYKONYWAĆ ZODRÓŻNIE Z ZASADAMI
SZTUKI BUDOWLANEJ.
WZGLĘDNE ZMIANY UZASADNIĆ W TRYBIE
NADZORU AUTORSKIEGO.

PRACOWNIA REWALORYZACJI ARCHITEKTURY
NOWY ZAMEK

MARTA PRZECIWIETZ-WOŹNIAKOWSKA
03-741 Warszawa, ul. Białoskalska 12, tel./fax (22) 741 18 05, 608 47 25 39

OBIEKT: DOM STUDENCKI NOWA DZIEKANIA
Warszawska Kierówkoście Przedmieście 88


OPRACOWANIE: PROJEKT WYKONAWCZY INSTALACJI SANITARNYCH
DOSTĘPOWANA BUDYNKÓW DO WYKONANIA
PRZECIWOZARÓWYCH I SANITARNYCH

PRACOWNIA: WENTYLACJA MECHANICZNA
RZUT PODDASZA

OPRACOWAŁ: mgr inż. Ludwika Credo - Włódkiewicz
mgr inż. - 0807; M425004507;

OPRACOWAŁ: mgr inż. Adam Grabowski
upr. nr Wz. - 0806; M425004501

SKALA: 1:100
Data wykonania:
maj 2014

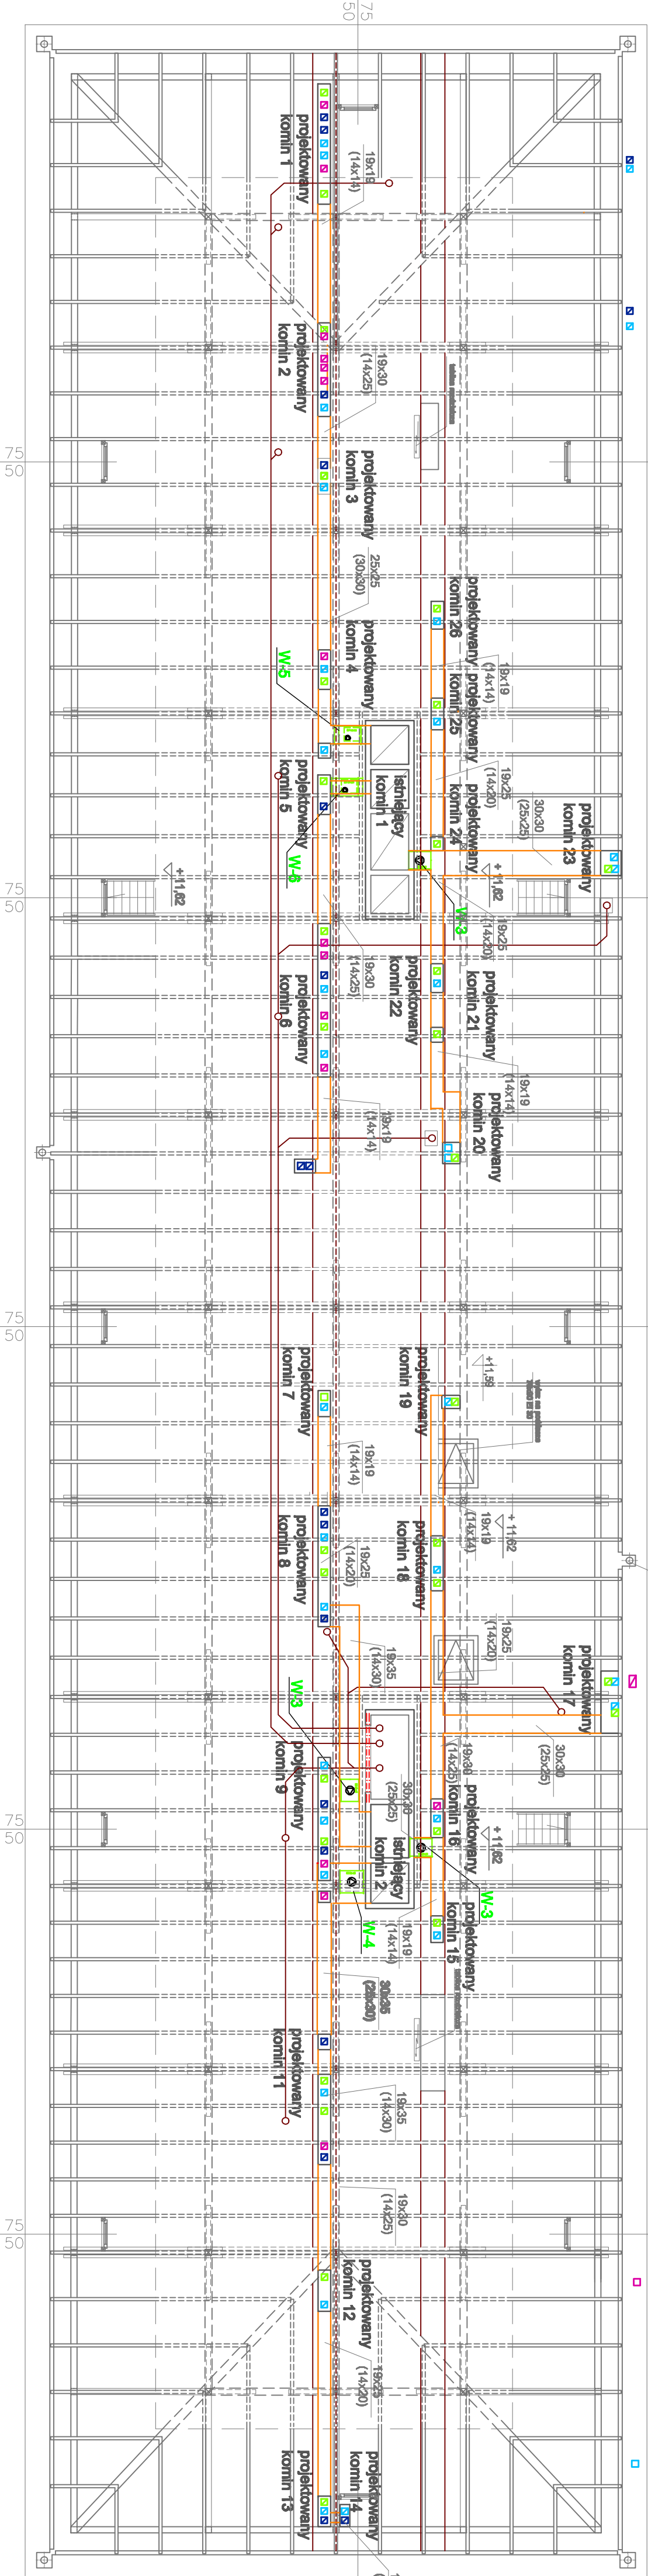

RZUT PODDASZA SKALA 1:100



UWAGA: WYMIARY PIONÓW KANAŁÓW GRAWITACYJNYCH
I KANAŁÓW ZBIORCZYCH NA PODDASZU
WG PROJEKTU ARCHITEKTURY